

Typ rozvaděče		Oceloplechová rozvodnice	
Krytí	IP30	Instalace	Nástěnná
Přívod	Vrchem	Vývody	Vrchem
Rozměr : výška – 605mm		šířka – 542mm	hloubka – 156mm
Dveře : plechové plně			
Napětové soustavy :		Ochrana proti nebezpečnému dotyku :	
3/PEN AC 400/230V 50Hz/ TN-C-S (PEN, N/PE)		AUTOMATICKÝM ODPOJENÍM OD ZDROJE	
3/N/PE AC 400/230V 50Hz / TN-C-S		AUTOMATICKÝM ODPOJENÍM OD ZDROJE	
1/N/PE AC 230V 50Hz / TN-C-S		AUTOMATICKÝM ODPOJENÍM OD ZDROJE	

POZNÁMKA :


Tento výkres je pouze návrh pro zhotovitele rozvaděče.
Neslouží jako výrobní dokumentace!

Zhotovitel je povinen vypracovat dokumentaci rozvaděčů dle platných norem ČSN v rámci dodavatelské dokumentace.
Jedná se o přemístění stávajícího rozvaděče RA-01 za účelem zachování funkčnosti stávající ponechávané elektroinstalace.

Před výrobou a instalací rozvaděče je třeba provést zjištění skutečného stavu stávající elektroinstalace, prověřit, které obvody je nutné zachovat a dle toho provést úpravu použitých prvků a zapojení tohoto rozvaděče.
Při realizaci nutno dodržet topologii zapojení stávajících zachovaných prvků.
Zachovány budou pouze některé zásuvkové a světelné obvody.

±0,000 = v.s.m. podlaha 1.PP budovy A2


Hlavní projektant: <div>Boris Hladký Architekt Ing. arch. Boris Hladký mob: +420 774 828 789 email: boris.hladky@gmail.com</div>	Investor: MĚSTO TŘŠNOV, Nám. Míru 111, 686 19 Třšnov IČ 002 82 707 DIČ CZ002 82 707
---	---

Profese:	Zpracovatel dílu:	Vypracoval:	Kontroloval:
ELE	 <small>odborná projekce Stavopros 4228/1, 620 00 BRNO, www.stavopros.cz</small>	Ing. Jan Dalecký	Ing. Jan Procházka

Adresa: STAVEBNÍ ÚPRAVY AMBULANCE - CSS - OBJEKT A2 stavení budovy A2 v areálu Centra sociálního služeb Třšnov, Králová 1742, 686 01 Třšnov	Datum: 2024-03	Stupeň: PDPS
Objekt: SO 01	Měřítko: 1:50	Číslo výkresu: D.1.4.2-06
Obsah: Rozvaděč RA-01		


3/PEN AC 400/230V 50Hz/ TN-C-S (PEN, N/PE)

RA-01


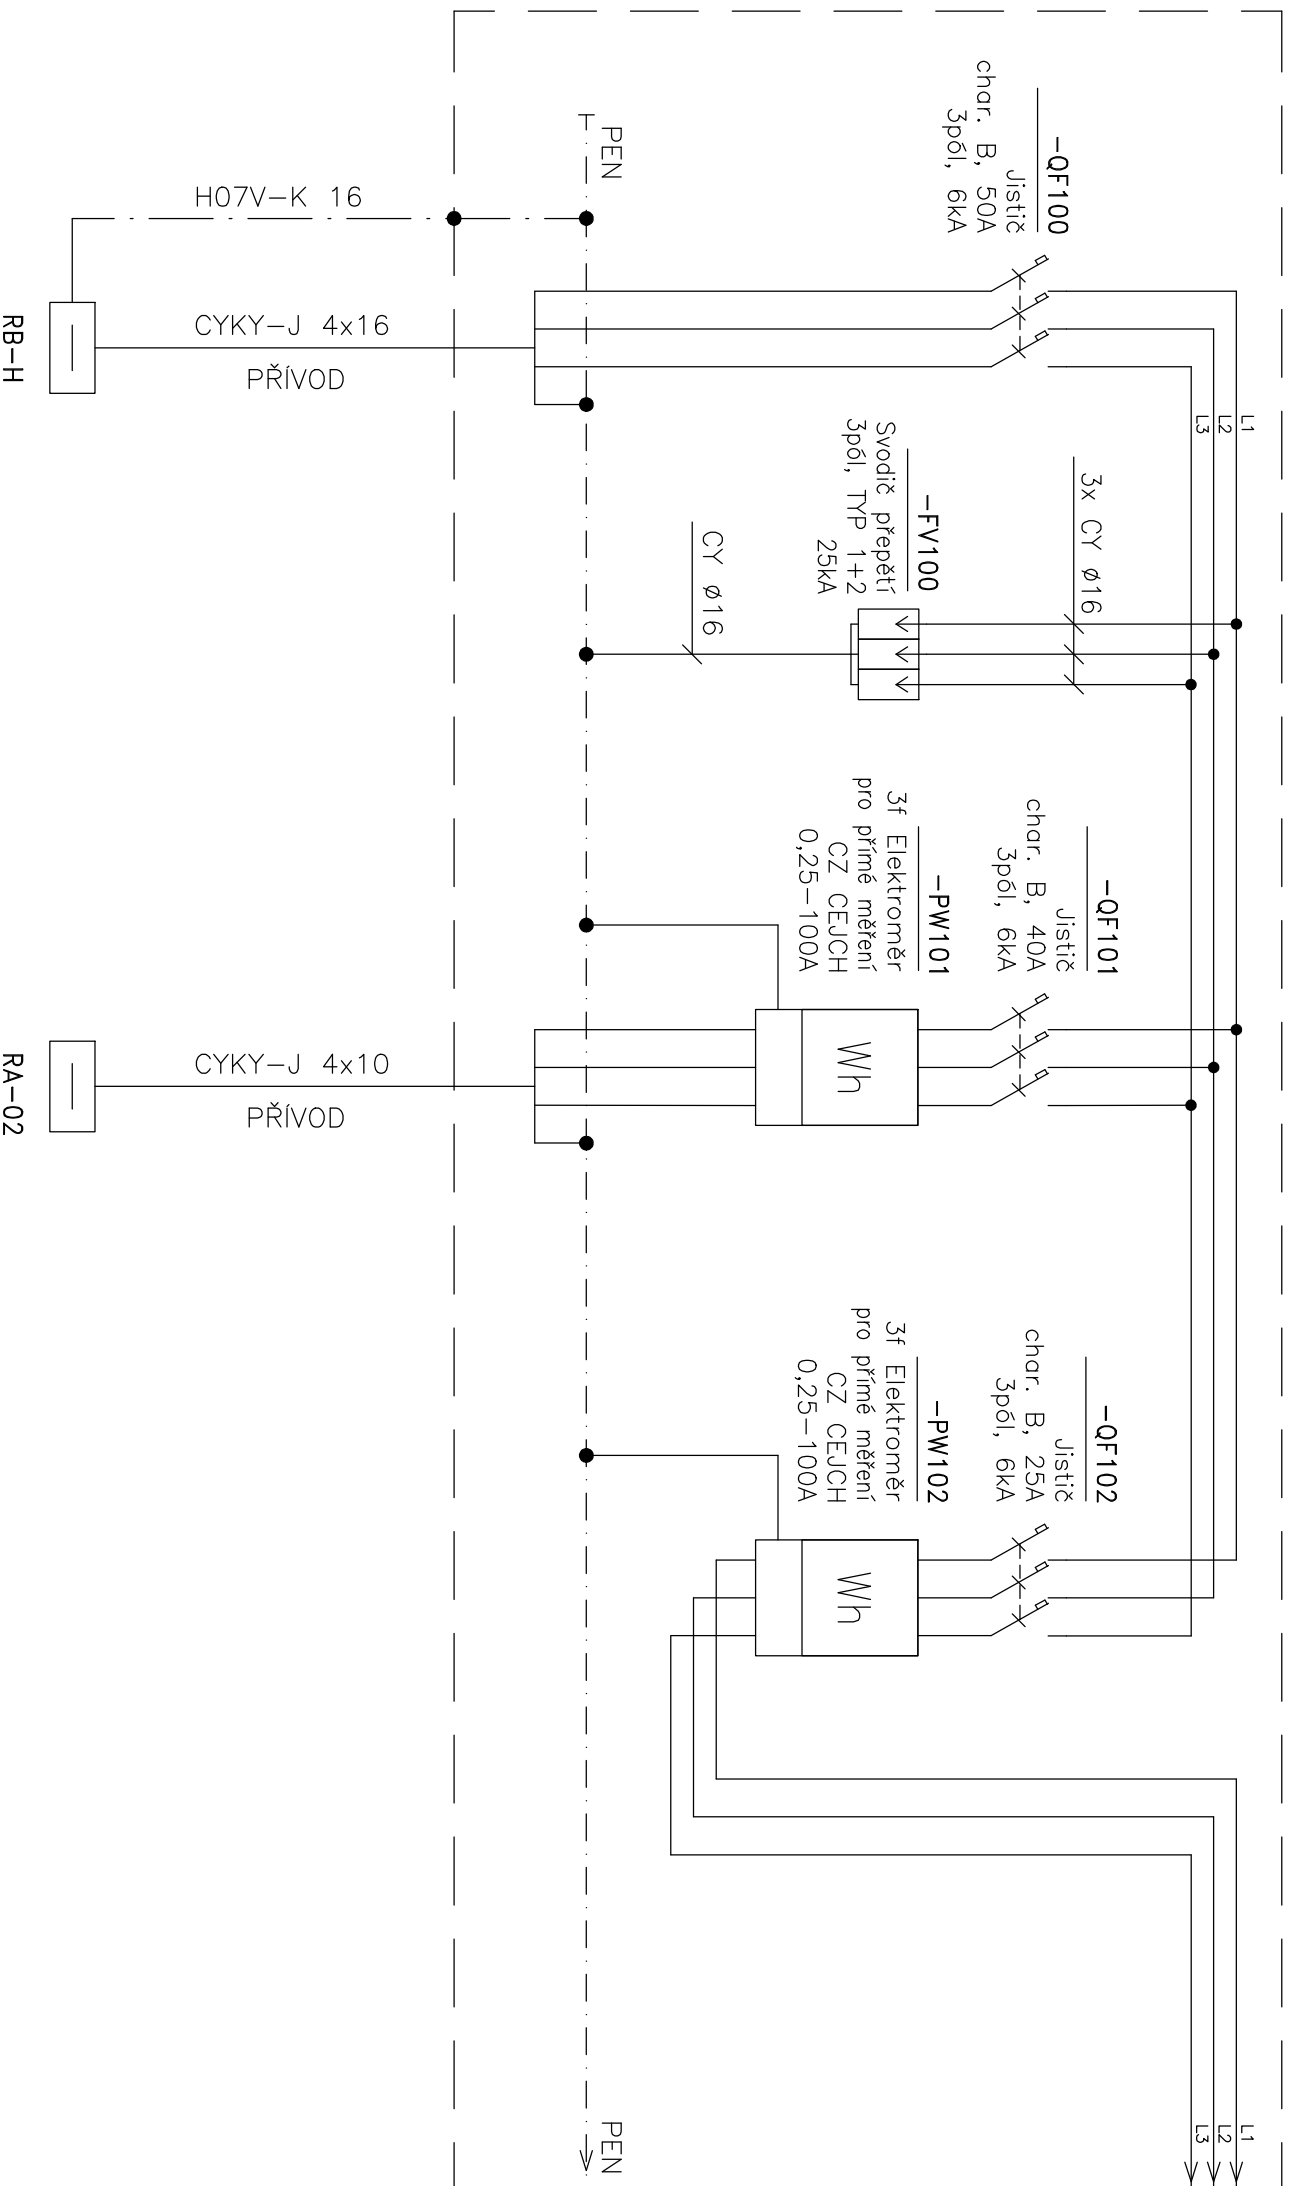


Elektromotory zapojit dle montážního návodu výrobce

3/PEN AC 400/230V 50Hz/ TN-C-S (PEN, N/PE) RA-01

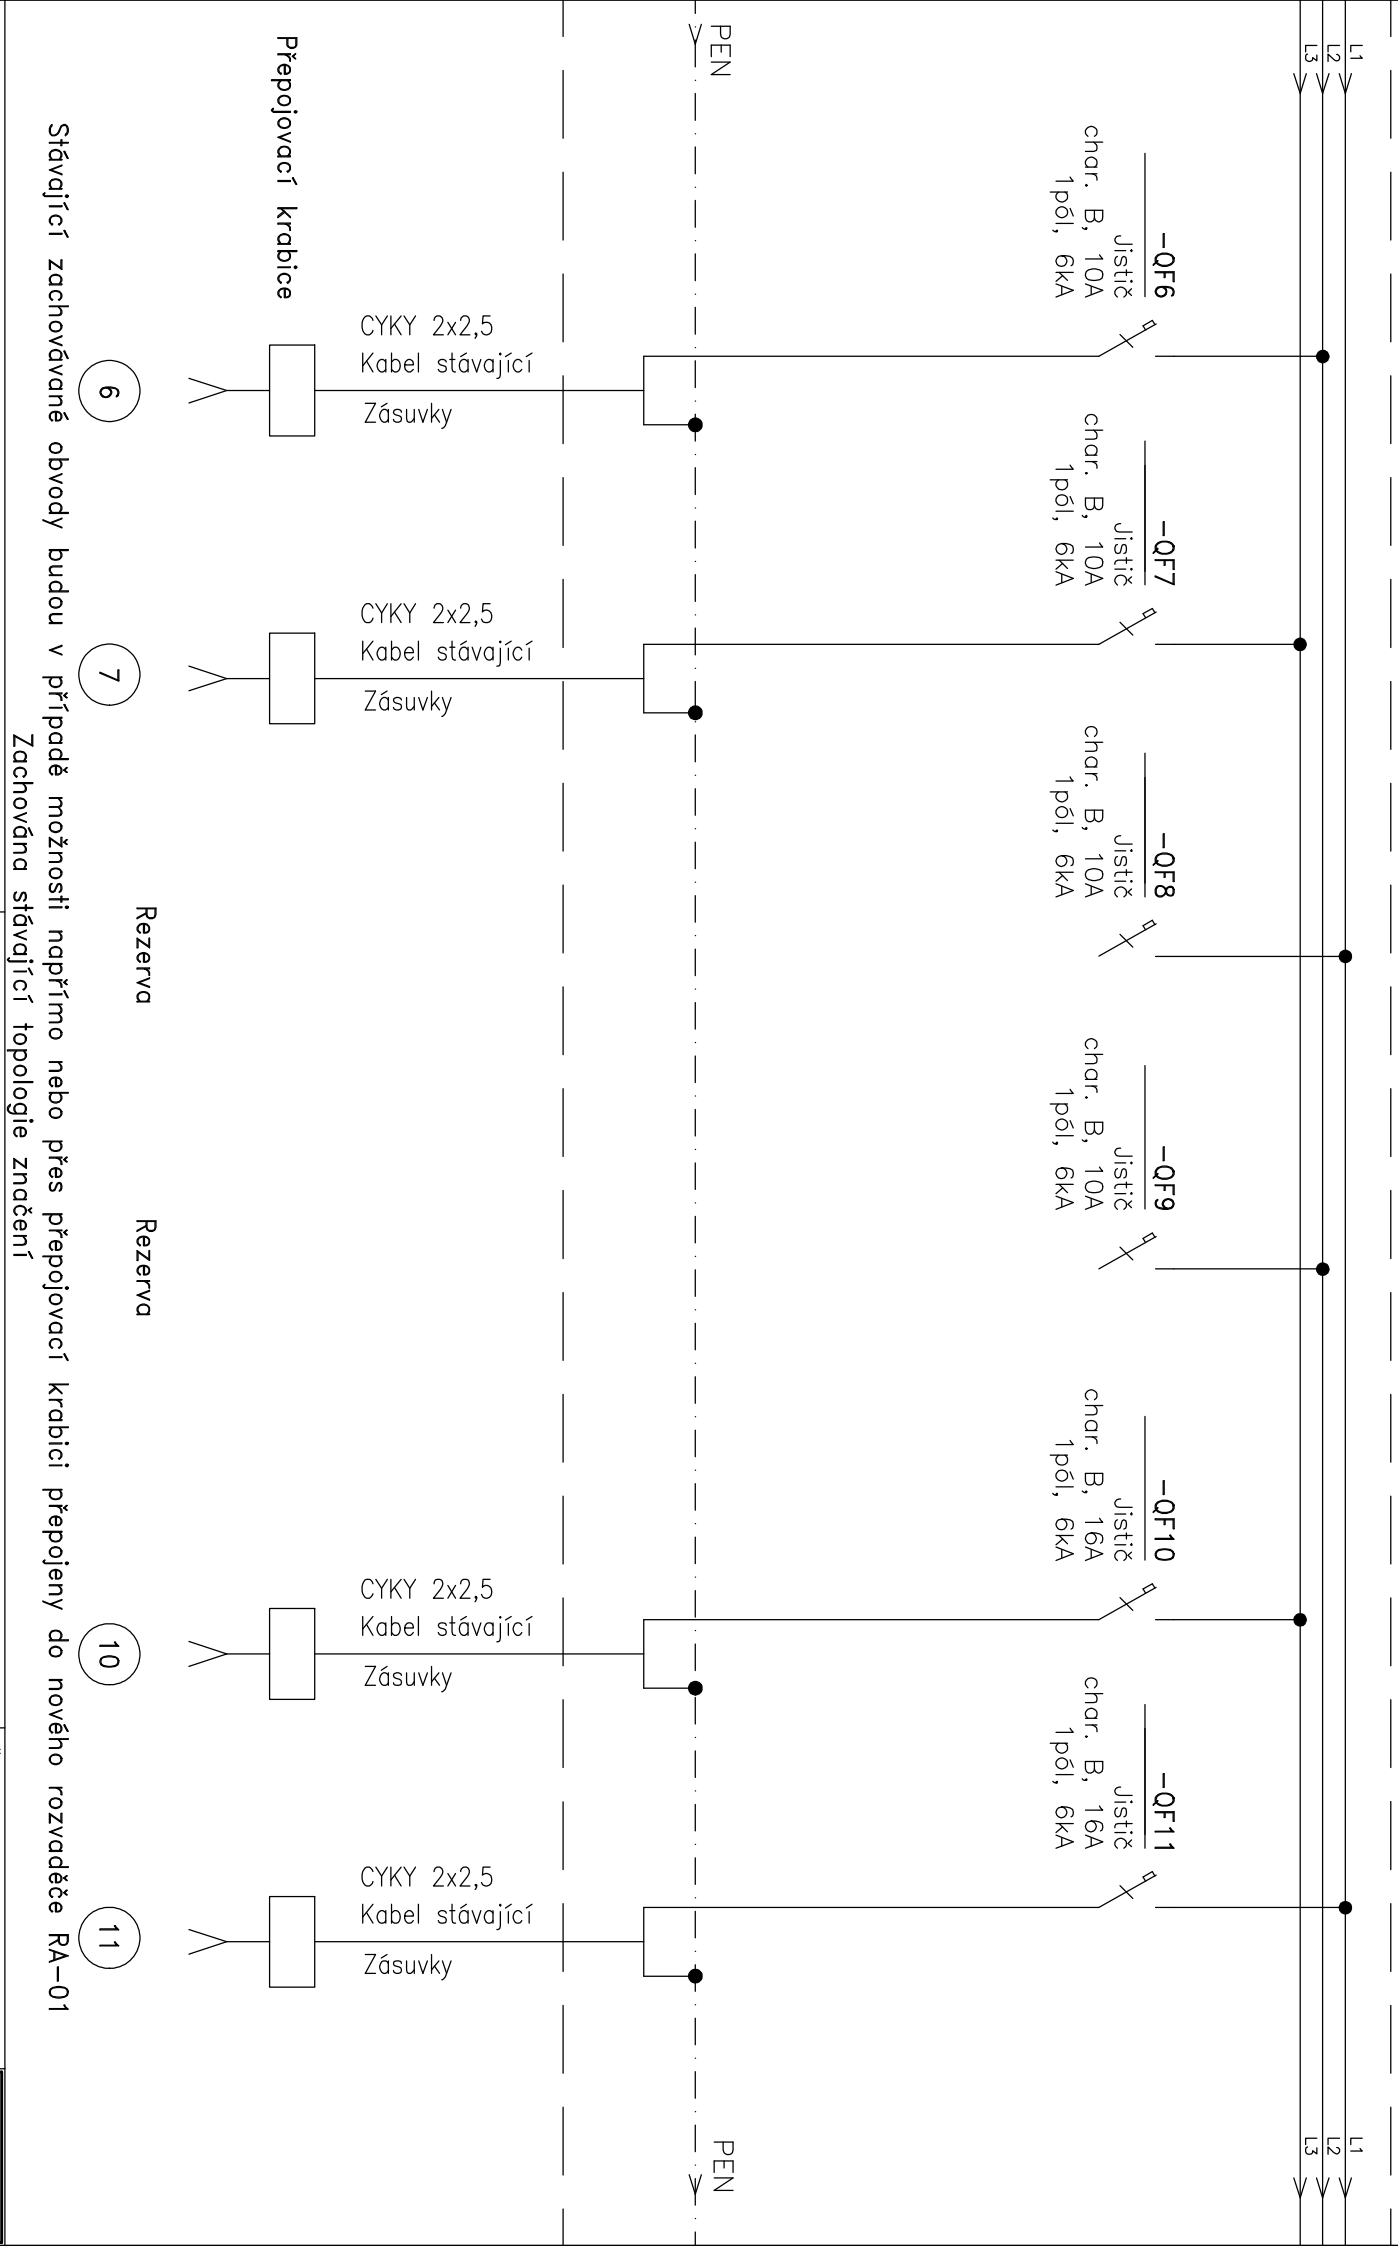


3/PEN AC 400/230V 50Hz/ TN-C-S (PEN, N/PE) RA-01

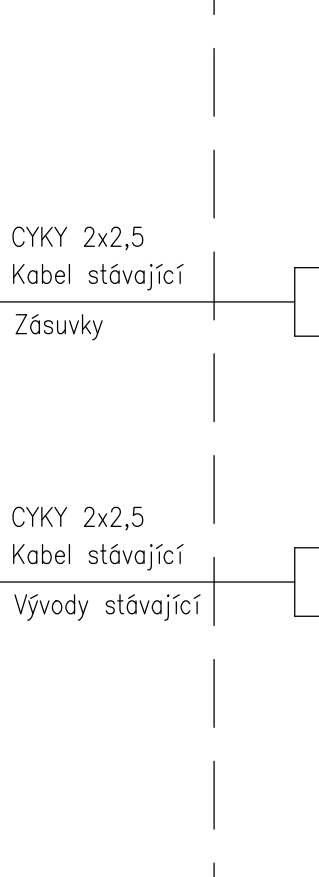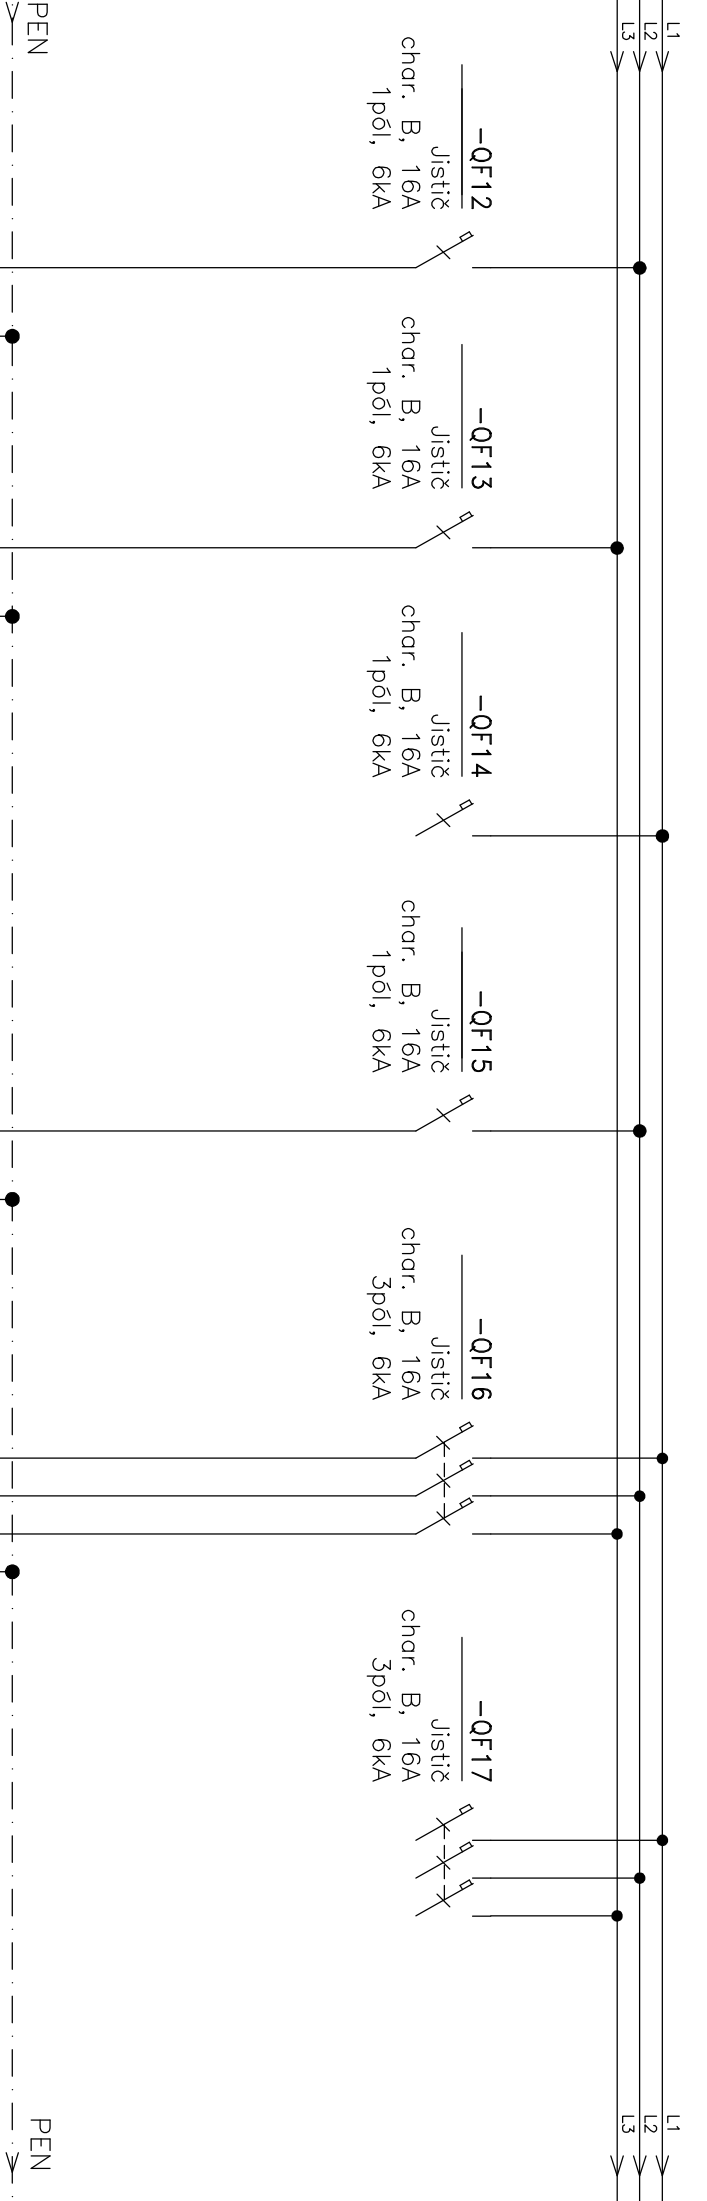


3/PEN AC 400/230V 50Hz/ TN-C-S (PEN, N/PE)

 RA-01



-QFA18

 Proud. chránič
s nadpr. ochranou
char. B, 10A, 6kA
0,03A, typ AC



CYKY-J 3x1,5
Osvětlení
m. č. 1S.0.3
m. č. 1S.0.4a
m. č. 1S.0.4b



18