


VÝCHODNÍ KŘÍDLO

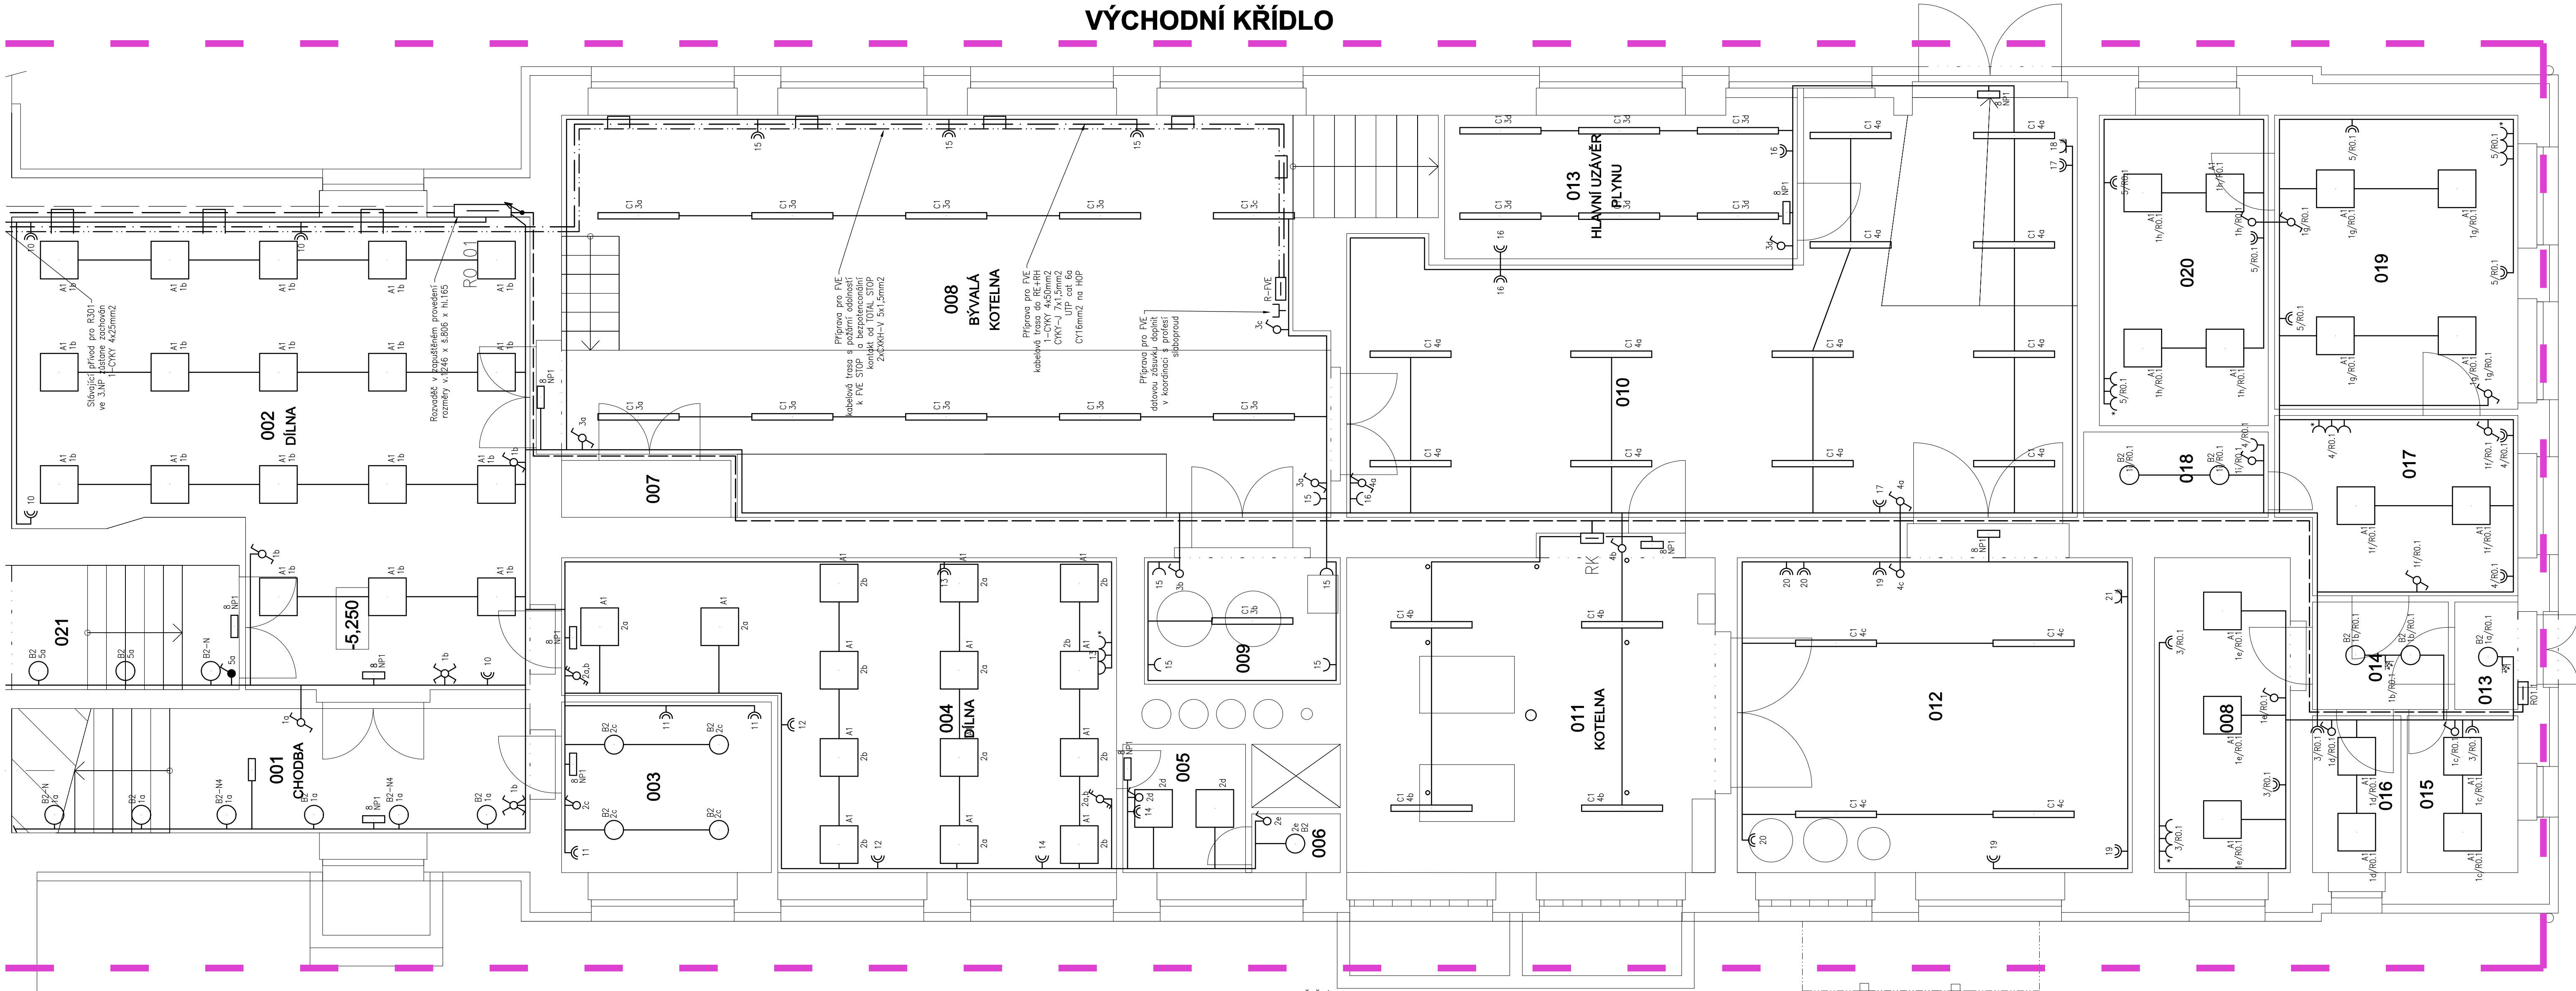

LEGENDA ELEKTRO :

RO 01		Hlavní domovní rozvaděč
Rx		Podružný rozvaděč
		Spínač jednopólový 250V, 10A
		Spínač sériový, 250V, 10A
		Přepínač střídavý, 250V, 10A
		Přepínač střídavý dvojitý, 250V, 10A
		Přepínač křížový, 250V, 10A
		Spínač tlačítkový 250V, 10A
		Svítilna stropní
		Svítilna nástěnná
		Zásuvka dvojnásobná, 250V, 16A
		Zásuvka s přepětovou ochranou, 250V, 16A
		Zásuvka jednozásobná, 250V, 16A
		Zásuvka jednozásobná venkovní IP44

DA-M2/DA-S2	
DA-M4/DA-S4	

Zásuvka třífázová, IP 44, 400V, 16A
Zásuvka výsuvná, 250V, 16A
Světelný vývod stropní
Vývod pro spotřebič
Spínač trojpolový 400V,16A
Stoupací vedení
Pohybový spínač venkovní IP54
Senzor přítomnosti DALI, 360st., 10m, master/slave
Senzor přítomnosti DALI, 360st., 22m, master/slave
Trasa rozvodů silnoproudu
Prívodní vedení do RO 01 – stávající CYKY–J 4x25mm2
Prívodní vedení podružné rozvaděče
Příprava pro FVE
Trasa rozvodů uložená v kabelovém žlabu
Kabelová trasa s funkční odolností při požáru

ROZDĚLENÍ AKCE DO ETAP:

- 1.Etapa: – západní křídlo a veškeré rozvody za rozvaděči R7 a R6
- 2.Etapa: – východní křídlo a veškeré rozvody za rozvaděči R9 a R10
- 3.Etapa – Chodby, schodiště, vstupy, učebny, šatny a přidružené místnosti, včetně průchodů CHÜC, včetně požárních ucpávek. Hlavní trasy z Ro 01 do do všech patrových podružných rozvaděčů v 1. a 2.NP
- 4.Etapa – suterén a tělocvična.

hlavní inženýr projektu:				-	
odpovědný projektant:		M. ŠIMONIK, ČKAIT1006362, M:776258107		vypracoval: MAREK ŠIMONIK	
stavebník:		Město Tišnov nám. Míru 111, 666 19 Tišnov		místo stavby: ZŠ Smiškova Smiškova 840, 666 01 Tišnov	
název akce:					
ZŠ SMÍŠKOVA, TIŠNOV - Modernizace elektroinstalace a slaboproudých rozvodů				datum: ŘÍJEN 2024 stupeň: PROVÁDĚNÍ STAVBY měřítko: 1:50	
profese:				část dokumentace: číslo paré:	
ELEKTROINSTALACE 1.PP				D.1.4.3.04	