


ZÁPADNÍ KŘÍDLO

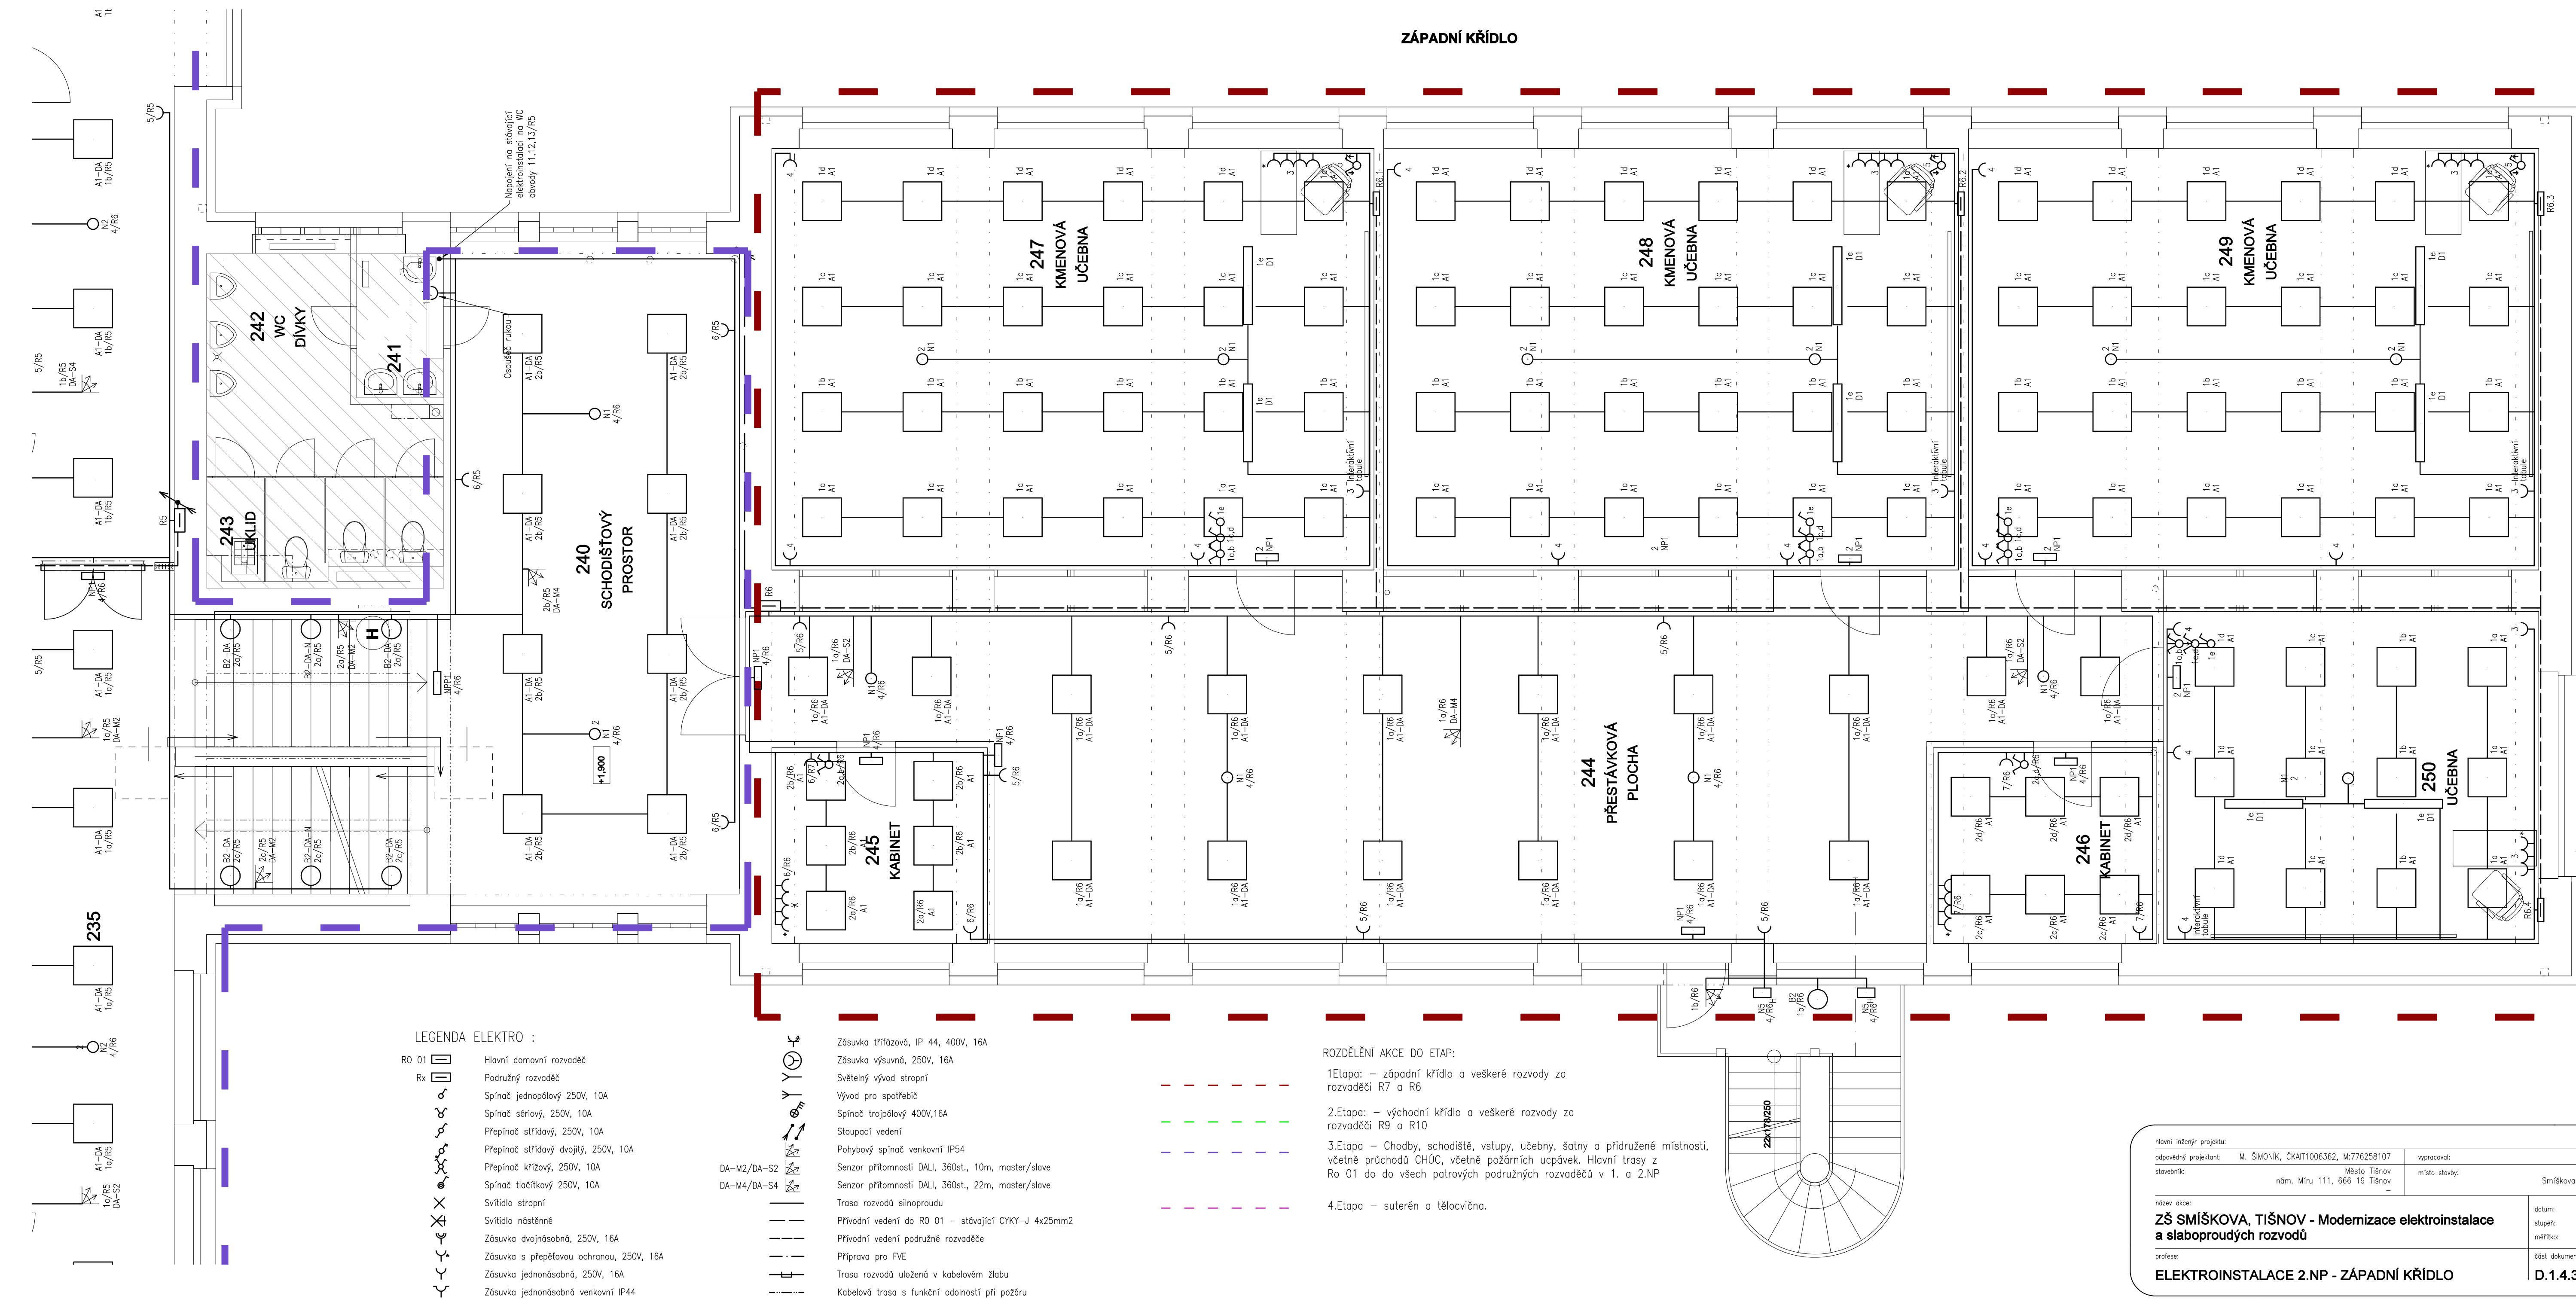

název inženýrského projektu: -	
odpovědný projektant: M. ŠIMONIK, ČKAIT1006362, M:776258107	vypracoval: MAREK ŠIMONIK
stavebník: Město Tišnov nám. Míru 111, 666 19 Tišnov	místo stavby: ZŠ Smíškova Smíškova 840, 666 01 Tišnov
název akce:	datum: ŘÍJEN 2024
ZŠ SMÍŠKOVA, TIŠNOV - Modernizace elektroinstalace a slaboproudých rozvodů	stupeň: PROVÁZENÍ STAVBY
	měřítko: 1:50
profese:	číslo dokumentace: číslo paré:
ELEKTROINSTALACE 2.NP - ZÁPADNÍ KŘÍDLO	D.1.4.3.11