
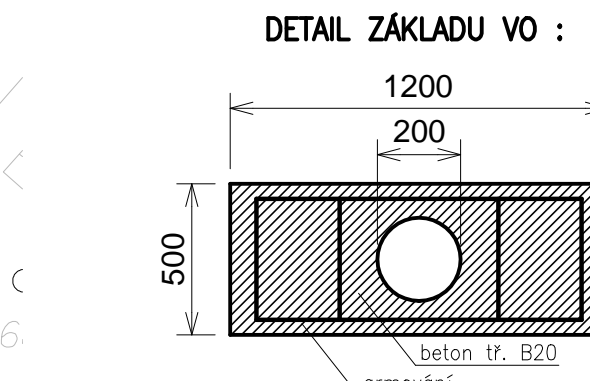


Stožár VO	Provedení základu	Svítidlo typ	Použitá chránička			
			Sdělovací vedení O2	Sdělovací vedení ITSELF	Vedení NN E.ON	Vedení VN E.ON
515	stávající	stávající	-	-	betonová korytka	-
524	zúžený	DA70,W534	-	-	-	-
525	zúžený	DA70,W534	-	-	-	-
526	zúžený	DA70,W534	-	-	-	-
528	zúžený	DA70,W534	-	-	-	-
529	zúžený	DA70,W534	-	-	-	-
530	normální	DA70,W534	-	-	-	-
531	zúžený	DA70,W534	-	-	-	-
532	zúžený	DA70,W534	-	-	-	-
533	zúžený	DA70,W534	-	-	-	-
534	zúžený	DA70,W534	-	-	-	-
536	zúžený	DA70,W534	-	-	-	-
537	zúžený	DA70,W534	-	-	-	-

LEGENDA:

- A Svítidlo CityLED DA, osazené na FeZn stožáru o výšce 8m s výložníkem l=2m sklon ramene 10°. Provedení stožáru – s plastovou manžetou, typ Tišnov.
- B Svítidlo CityLED DA, osazené na FeZn stožáru o výšce 9m s výložníkem l=2m sklon ramene 15°. Provedení stožáru – s plastovou manžetou, typ Tišnov.
- C Svítidlo CityLED DA, osazené na FeZn stožáru o výšce 6m bez výložníku. Provedení stožáru – s plastovou manžetou, typ Tišnov.
- D Svítidlo CityLED DA, osazené na FeZn stožáru stávajícím s výložníkem stávajícím

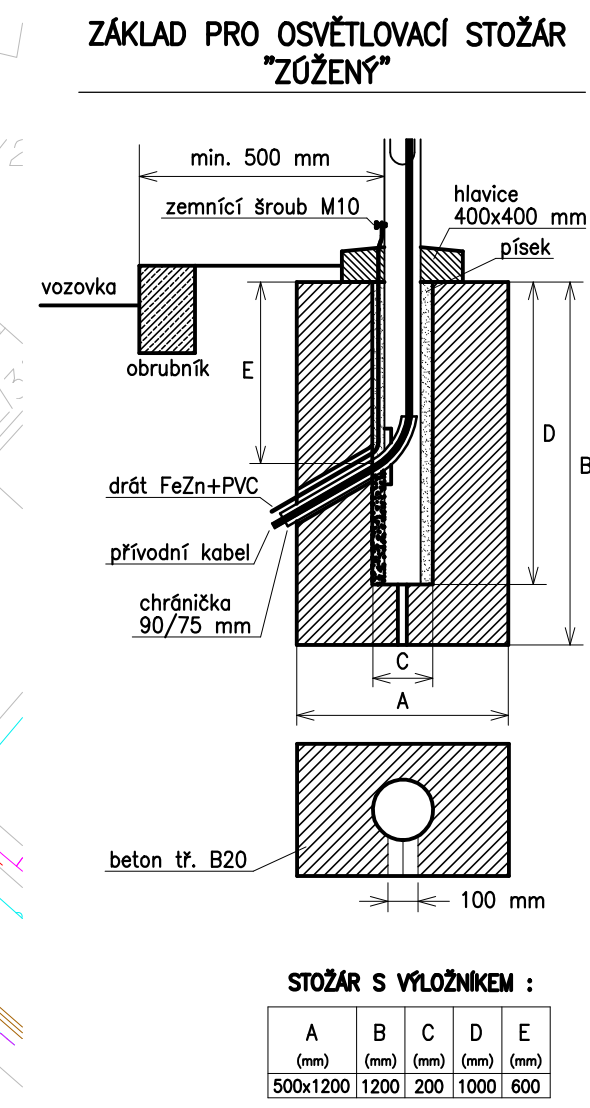


**ULOŽENÍ KABELU V CHRÁNIČKÁCH :**

b1, b2, c – kabelové vedení NN

b1 – betonové kabelové žlaby TK1–170x170x1000 mm

b2 – betonové kabelové žlaby TK2–230x230x1000 mm

c – dělená chránička PVC 110/100 mm

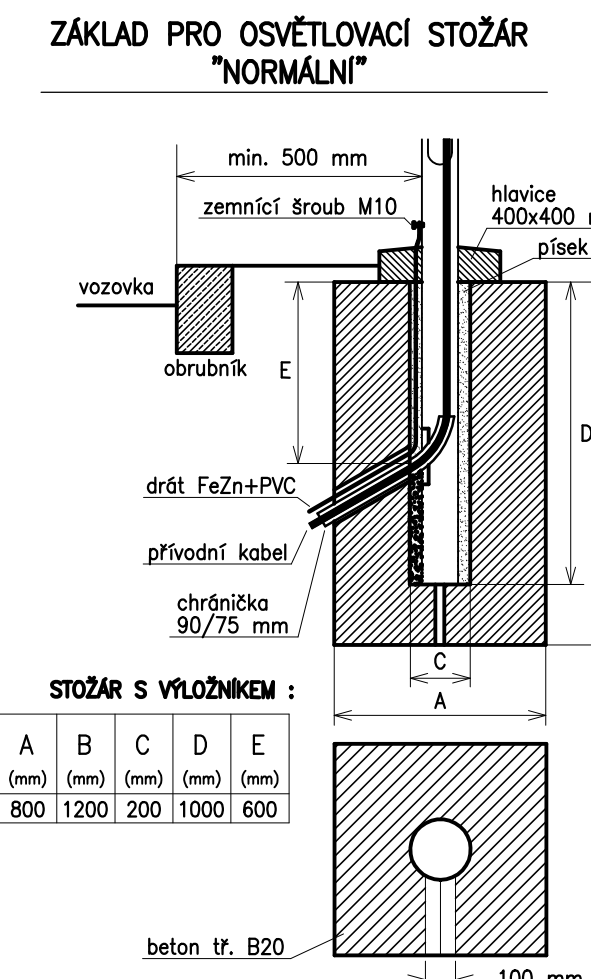

**Zakresleny jsou pouze chráničky pro ochranu sítí z hlediska jejich souběhu a křížení. Způsoby ochrany stávajících sítí v místech základů stožárů VO a typy základů jsou uvedeny v tabulce na výkrese č. D.1.3 !**

Kabel VO bude v celé délce uložen v chráničce KOPOFLEX 63/52 mm.

Průběh stávajících sítí je zakreslen pouze informativně, před započatím výkopových prací je nutno zajistit jejich vytyčení !

**NAPĚŤOVÁ SOUSTAVA :** 3+PEN, 50Hz, 400/230V, TN-C

**OCHRANA PŘED URAZENÍM EL. PROUDEM DLE ČSN 33 2000-4-41 ed.2 AUTOMATICKÝM ODPOJENÍM OD ZDROJE**

**PROSTŘEDÍ :** viz.: TECHNICKÁ ZPRÁVA

Vypracoval:	Bc. Petr Mana	
Zodpovědný projektant:	Bc. Petr Mana	
Místo: K.Š. Tišnov		
Akce: TIŠNOV – VEŘEJNÉ OSVĚTLENÍ KRUHOVÝ OBJEKT UL. UL. ČERVENÝ MLÝN, ZA MLÝNEM, CÁCHLOVSKÁ U HUMPOLKY, DVORÁKOVA	Stupeň: DPS	Formát: 4 x A4
Část: D VÝKRESOVÁ DOKUMENTACE	Měřítko: 1 : 500	
Výkres: SITUACE INSTALACE VEŘEJNÉHO OSVĚTLENÍ 4/4	Datum: 06/2016	
Investor: Město Tišnov, náměstí Míru 111, 666 19 Tišnov	Vykř. číslo: D.1.4	Č. zak.: -