


ZÁKLAD PRO OSVĚTLOVACÍ STOŽÁR "ZÚŽENÝ"

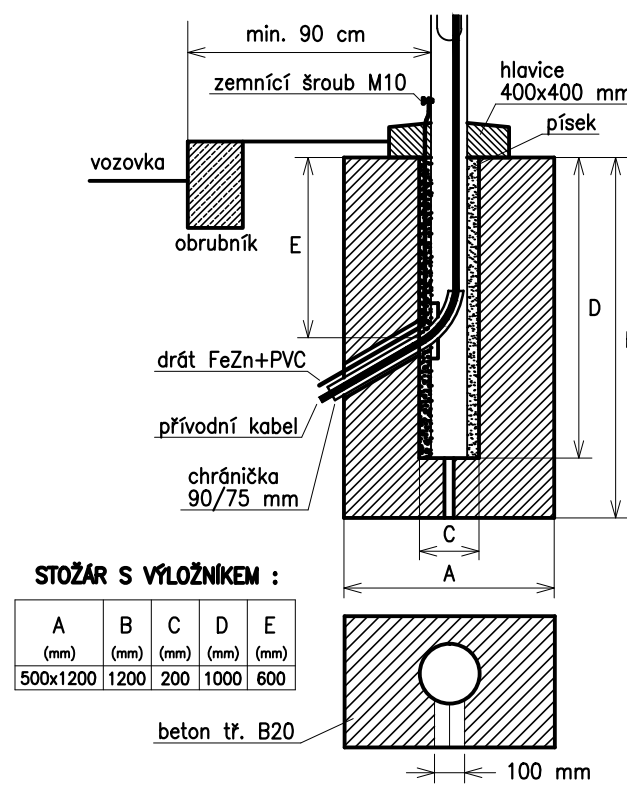


STOŽÁR S VÝLOŽNÍKEM :

A (mm)	B (mm)	C (mm)	D (mm)	E (mm)
500x1200	1200	200	1000	600

beton tř. B20

100 mm

ZÁKLAD PRO OSVĚTLOVACÍ STOŽÁR "NORMÁLNÍ"

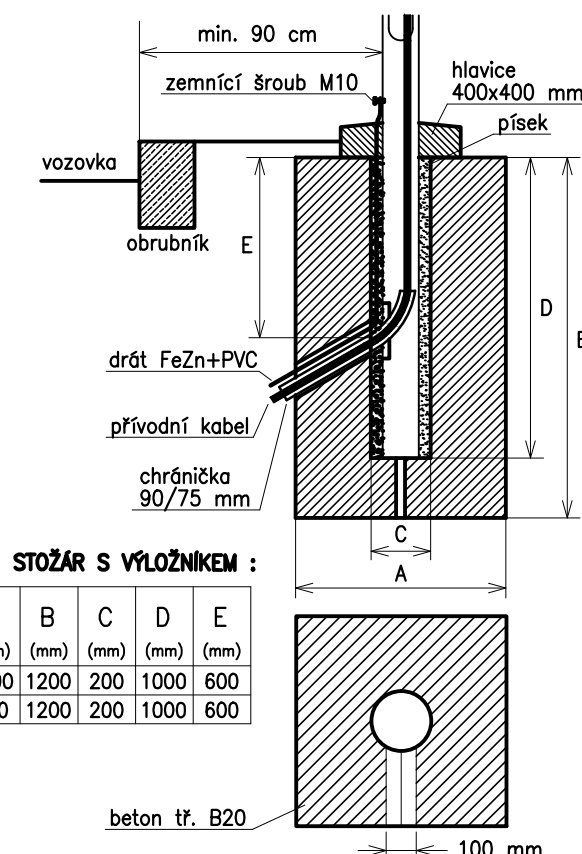


STOŽÁR S VÝLOŽNÍKEM :

	B	C	D	E
a)	(mm)	(mm)	(mm)	(mm)
0	1200	200	1000	600

beton tř. B20

100 mm

DETAIL ZÚŽENÉHO ZÁKLADU VO:

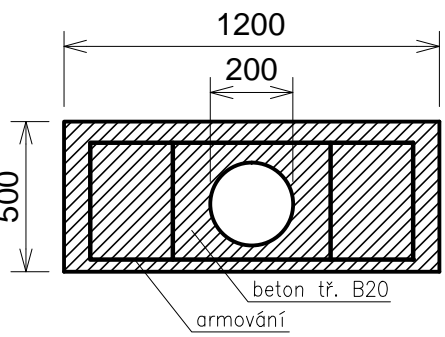

ULOŽENÍ KABELU V CHRÁNIČKÁCH :

- b1, b2, c kabelové vedení NN
- b1 – betonové kabelové žlaby TK1–170x170x1000 mm
- b2 – betonové kabelové žlaby TK2–230x230x1000 mm
- c – dělená chránička PVC 110/100 mm

LEGENDA:

- SVO-1 až SVO-5:
Svítidlo OMNIA DA, osazené na FeZn stožáru o výšce 7m s výložníkem.
- SVO-6:
Svítidla OMNIA DA, osazená na FeZn stožáru o výšce 7m se dvěma výložníky.
- Provedení stožárů – s plastovou manžetou, typ Tišnov.
- RS – Pilířová rozpojovací skříň VO

- vo – Kabel VO, ČYKY J 4x16 mm²
- Sdělovací vedení O2
- Sdělovací vedení O2 neznámá poloha
- Sdělovací vedení ITSELF
- Nadzemní vedení NN
- Nadzemní vedení NN rušené
- Podzemní vedení NN
- Podzemní vedení NN nové
- Vedení VN
- Plynovod NTL
- Plynovod NTL zaměřený průběh
- Kanalizace
- Vodovod
- Veřejné osvětlení

Zakresleny jsou pouze chráničky pro ochranu sítí z hlediska jejich souběhu a křížení. Způsoby ochrany stávajících sítí v místech základů stožárů VO a typy základů jsou uvedeny v tabulce na výkrese č. D.1.2 !

Kabel VO bude v celé délce uložen v chráničce KOPOFLEX 63/52 mm.

Průběh stávajících sítí je zakreslen pouze informativně, před započatím výkopových prací je nutno zajistit jejich vytyčení !

NAPĚŤOVÁ SOUSTAVA : 3+PEN, 50Hz, 400/230V, TN-C
OCHRANA PŘED ÚRAZEM EL. PROUDEM DLE ČSN 33 2000-4-41 ed.2
AUTOMATICKÝM ODPOJENÍM OD ZDROJE

Změna 11/2018

Vypracoval:	Ing. Marek Chromý	ING. MAREK CHROMÝ projektování elektrických zařízení Trněckova 40, 683 01 Rousínov tel.: 728 189 884	
Zodpovědný projektant:	Ing. Marek Chromý		
Místo: K.ú. Tišnov		Stupeň: DPS	Formát: 5 x A4
Akce: TIŠNOV – VEŘEJNÉ OSVĚTLENÍ UL. CHODNÍČEK		Měřítko: 1 : 250	
Část: D VÝKRESOVÁ DOKUMENTACE		Datum: 8/2016	
Výkres: SITUACE INSTALACE VEŘEJNÉHO OSVĚTLENÍ 1/2		Výkr. číslo: D.1.1	
Investor: Město Tišnov, náměstí Míru 111, 666 19 Tišnov		Č. zak.: 8/2016	